


ZABEZPIECZENIE KABLI TELEFONICZNYCH I TELEINFORMAC. W KANALIZACJI W CZASIE WYKONYWANIA WYKOPÓW I NA STAŁE

Skala 1:20

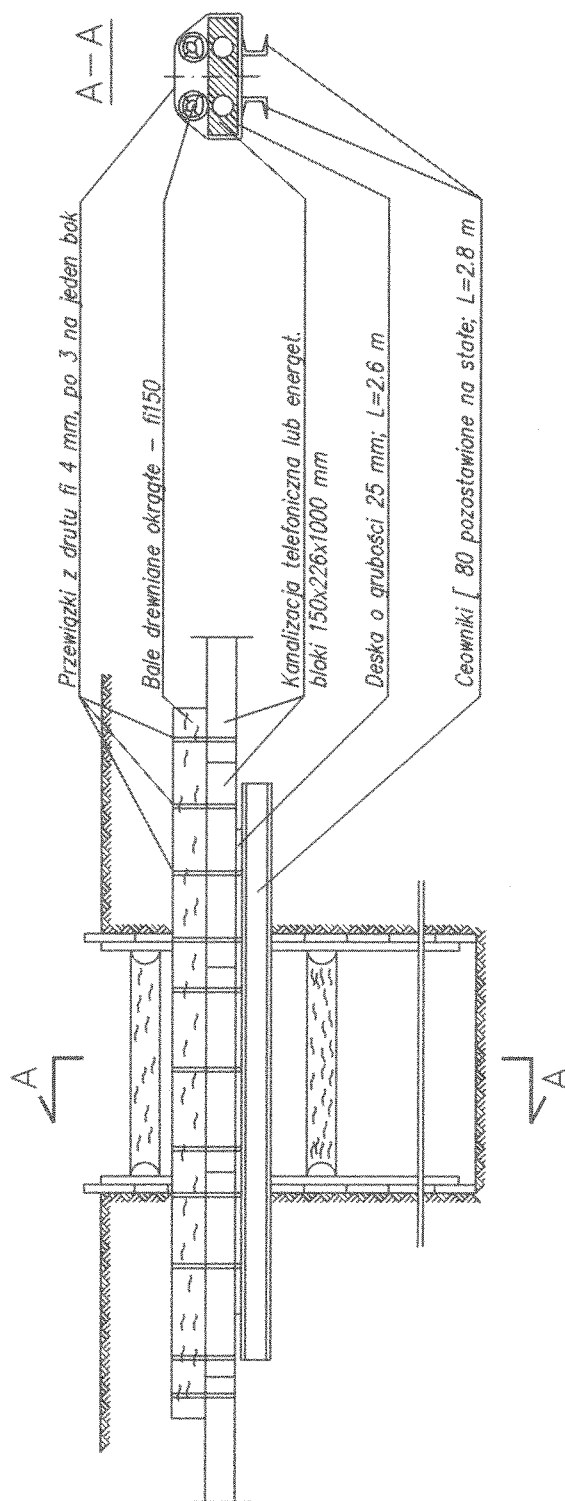

UWAGI:

1. Przy ilości kabli innej niż podana na rysunku należy zastosować tyle ceowników ile jest kanałów.
2. Niniejsze zabezpieczenie, podczas zasypywania wykopów, nie podlega likwidacji. Stosowane na zabezpieczenie drewno dwukrotnie zaimpregnować.

PROJEKT	PRZEBUDOWA DROGI w ul. M.C.SKŁODOWSKIEJ i ul. POLNEJ GMINA JEDWABNE ul. Żwirki i Wigury 3	DATA	20.11.15r
		SKALA	1:20
		NR RYS.	7S
RYSUNEK	KOLIZJA PODZIEMNYCH SIECI SANITAR. Z KABLEM TELETECHNICZNYM - ZABEZP.	projekt budowlany branża sanitarna	
Projektant	mgr inż. Robert Gruszczyński	nr upr. LOM-82 Izba: PDL/IS/0417/01	
Sprawdziła	mgr inż. Sylwia Kozłowska-Kaliś	nr upr. PDL/0092/PWOS/04 Izba: PDL/IS/0058/05	