



RZUT PARTERU 1 : 100

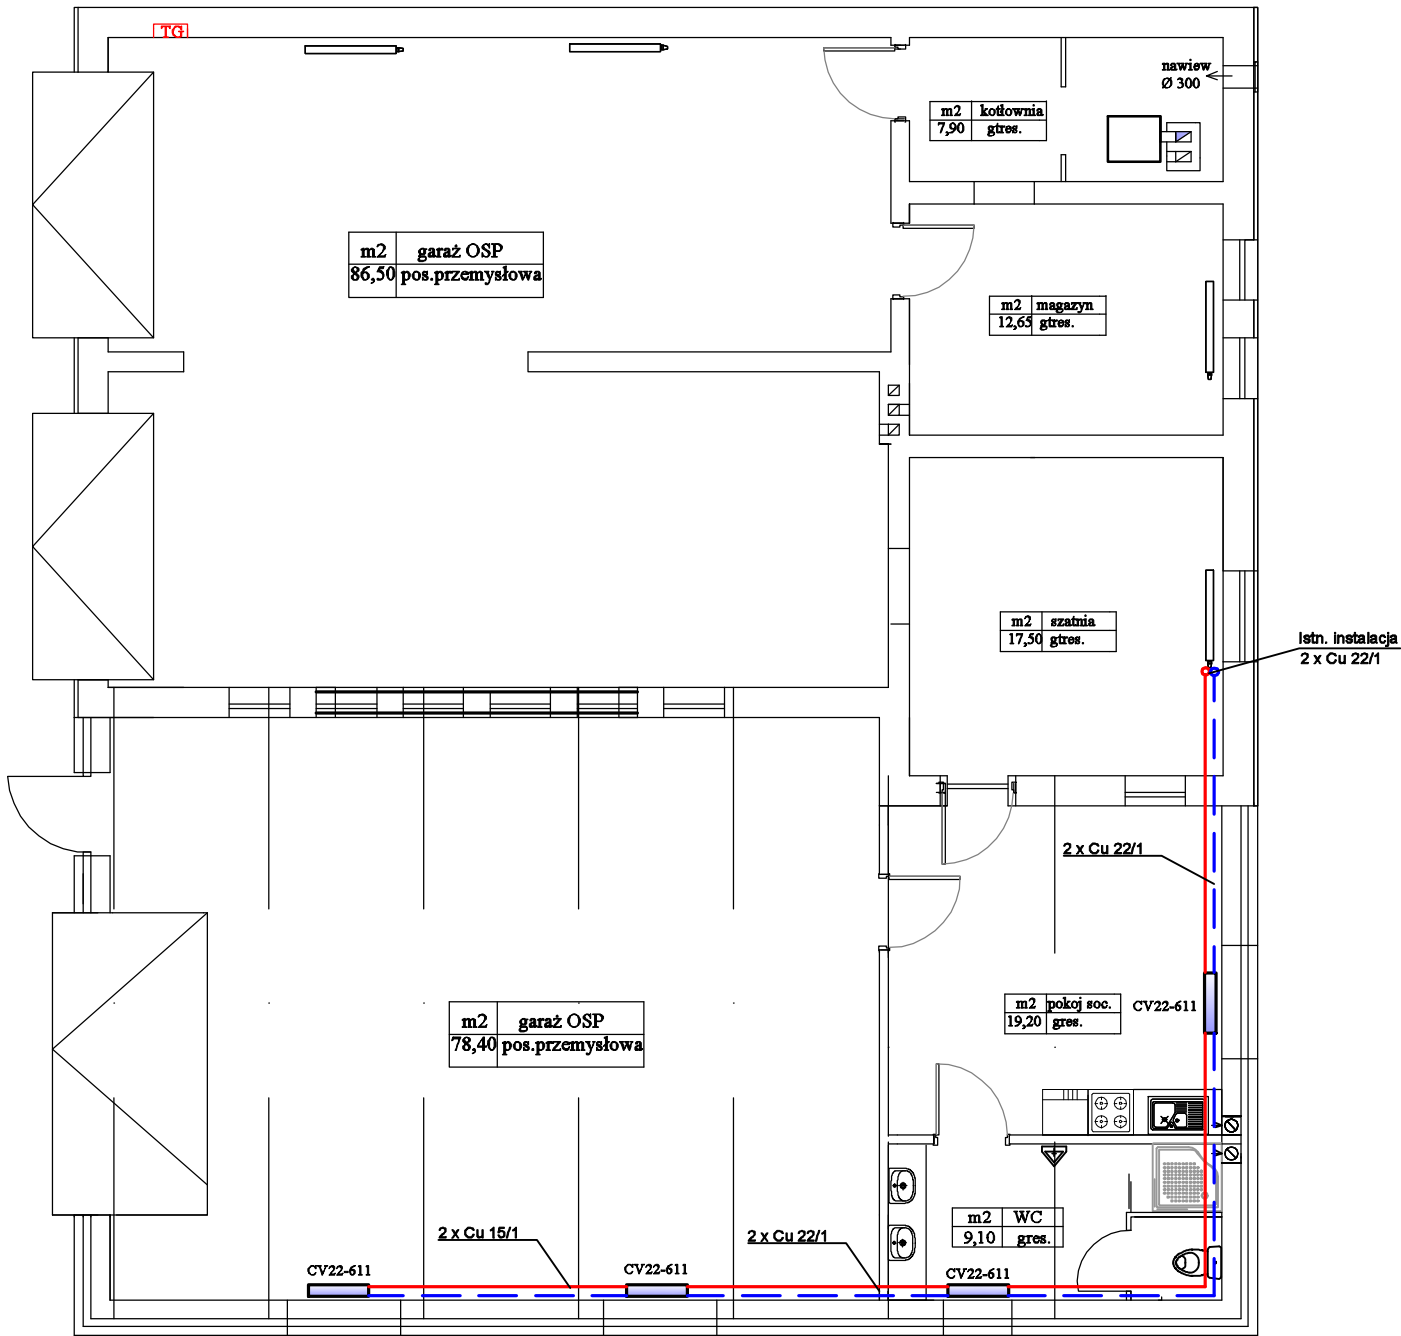

LEGENDA

Instalacja c.o.

- zasilenie
- powrót



Usługi Projektowe – mgr inż. Krzysztof Duda  
18–400 Łomża, ul. Woźniowska 36

Obiekt: ROZBUDOWA I PRZEBUDOWA BUDYNKU OSP W JEDWABNEM  
Adres: Jedwabne, ul. Piękna 2, dz. 1284/5  
Tytuł rysunku: INSTALACJA C. O.  
ZESPÓŁ AUTORSKI  
Branża: Sanitarna  
Projektant: mgr inż. Krzysztof Duda  
Nr upr. proj.: LOM – 42  
Data: 21.11.2018r.  
Podpis:  
Faza: PB  
Skala: 1:100  
Nr rysunku: 4